


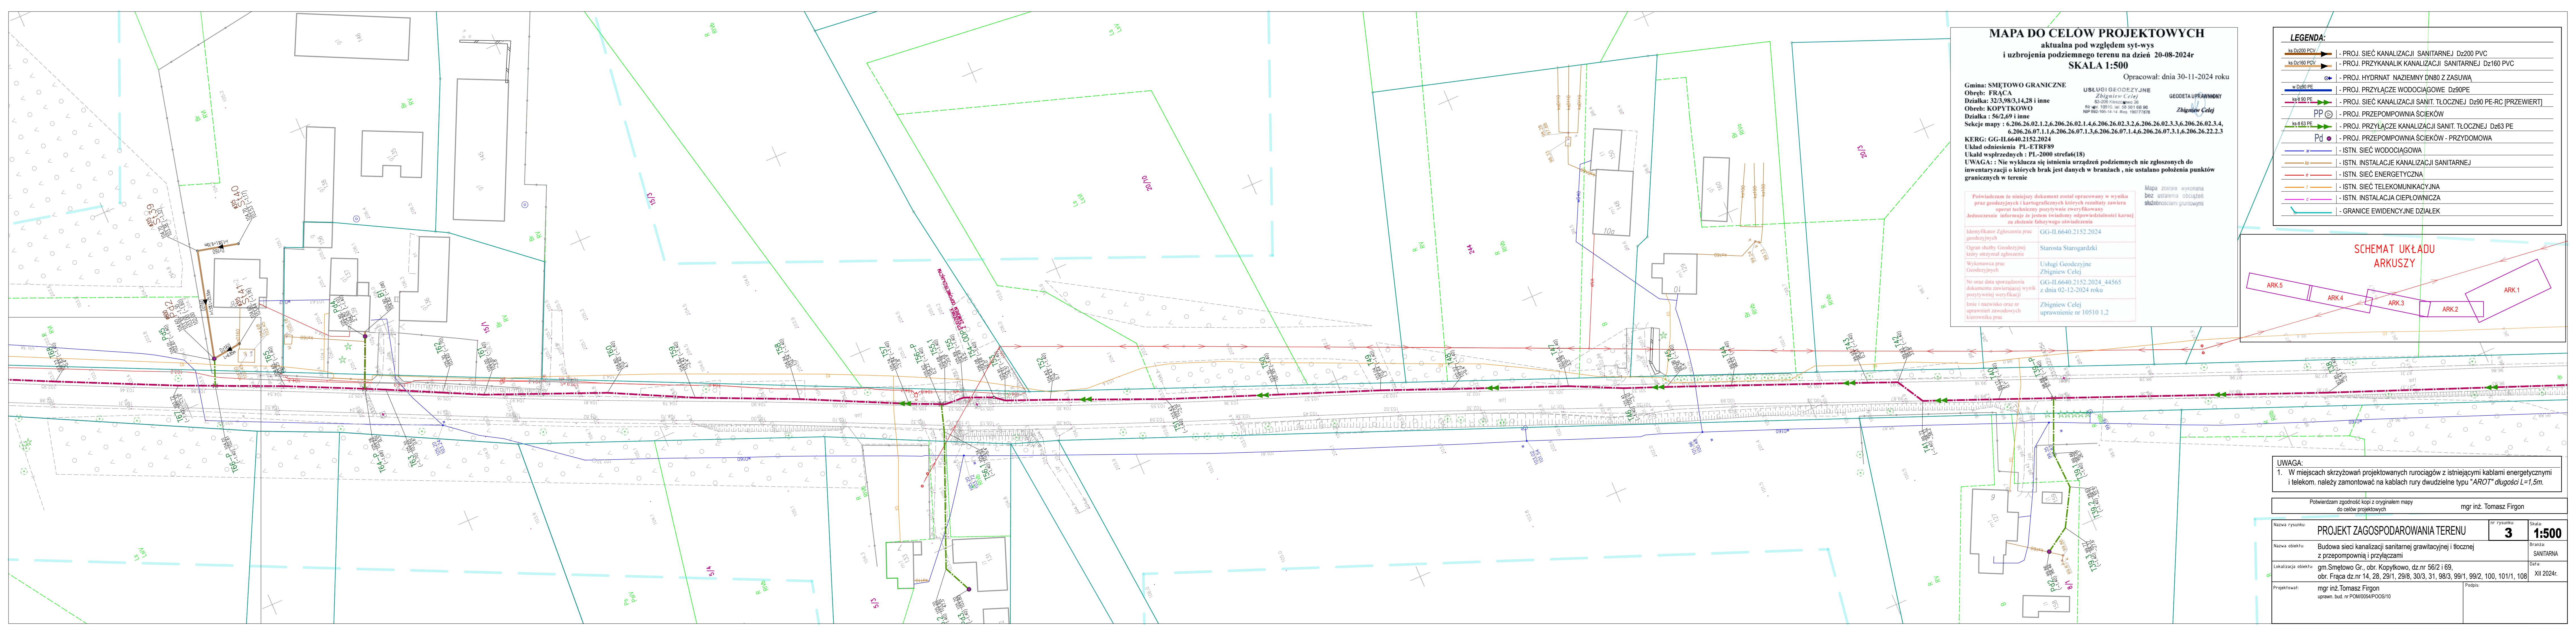

MAPA DO CEŁÓW PROJEKTOWYCH

aktualna pod względem syt-wys

i uzbrojenia podziemnego terenu na dzień 20-08-2024r

SKALA 1:500

Opracował: dnia 30-11-2024 roku

Gmina: SMĘTOWO GRANICZNE

Obwód: FRAÇA

Działka: 323,98/3,14,28 i inne

Obwód: KOPYTKOWO

Działka: 56/2,69 i inne

Sekcje mapy : 6.206.26.02.1,2,6.206.26.02.1,4,6.206.26.02.3,2,6.206.26.02.3,3,6.206.26.02.3,4,6.206.26.07.1,1,6.206.26.07.1,3,6.206.26.07.1,4,6.206.26.07.3,1,6.206.26.22.2,3

KERG: GG-II.6640.2152.2024

Układ odniesienia : PL-ETRF89

Układ współrzędnych : PL-2000 strefa6(18)

UWAGA: : Nie wyklucza się istnienia urządzeń podziemnych nie zgłoszonych do inwentaryzacji o których brak jest danych w branżach , nie ustalano położenia punktów granicznych w terenie

USŁUGI GEODEZYJNE

Zbigniew Cej

53-205 PUSZCZKOWO 36

Nr tel. 10510, tel. 25 951 68 95

NIP 692-105-14-14 Reg. 190777876

Zbigniew Cej

GEODETA UPRAWNIONY

POŚWIADCZENIE

POŚWIADCZAM ŻE NINIEJSZY DOKUMENT ZOSTAŁ OPRACOWANY W WYNIKU PRAC GEODEZYJNYCH I KARTOGRAFICZNYCH KTÓREJ REZULTATY ZAWIERA OPRACOWANIE TECHNICZNE POSYTYWNE ZWERYFIKOWANE

Jednocześnie informuję że jestem świadomy odpowiedzialności karnej za złożenie fałszywego oświadczenia

Identyfikator Zgłoszenia prac geodezyjnych

GG-II.6640.2152.2024

Oрган służby Geodezyjnej który otrzymał zgłoszenie

Starosta Starogardzki

Wykonawca prac Geodezyjnych

Usługi Geodezyjne Zbigniew Cej

Nr oraz data sporządzenia dokumentu zawierającego wynik pozytywnej weryfikacji

GG-II.6640.2152.2024_44565 z dnia 02-12-2024 roku

Imię i nazwisko oraz nr uprawnień zawodowych kierownika prac

Zbigniew Cej uprawnienie nr 10510 1,2

Mapa została wykonana bez ustalenia obciążeń służebnościami gruntowymi

LEGENDA:

ks D2200 PCV

ks D2160 PCV

w D260 PE

ks D90 PE

ks D63 PE

Pd

ist

ks

e

t

istn

istn

- PROJ. SIĘĆ KANALIZACJI SANITARNEJ D2200 PVC

- PROJ. PRZYKANALIK KANALIZACJI SANITARNEJ D2160 PVC

- PROJ. HYDRANT NAZIEMNY DN80 Z ZASUWĄ

- PROJ. PRZYŁĄCZE WODOCIĄGOWE D260PE

- PROJ. SIĘĆ KANALIZACJI SANIT. TŁOCZNEJ D290PE-RC [PRZEWIERT]

- PROJ. PRZEPOMPOWNIA ŚCIEKÓW

- PROJ. PRZYŁĄCZE KANALIZACJI SANIT. TŁOCZNEJ D263 PE

- PROJ. PRZEPOMPOWNIA ŚCIEKÓW - PRZEDMOWA

- ISTN. SIĘĆ WODOCIĄGOWA


- ISTN. INSTALACJE KANALIZACJI SANITARNEJ

- ISTN. SIĘĆ ENERGETYCZNA

- ISTN. SIĘĆ TELEKOMUNIKACYJNA

- ISTN. INSTALACJA CIEPŁOWNICZA

- GRANICE EWIDENCYJNE DZIAŁEK

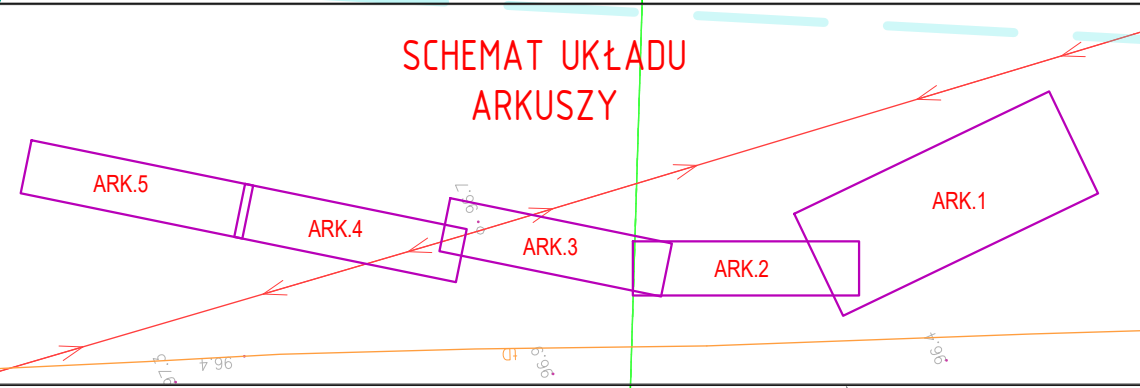

UWAGA:

1. W miejscach skrzyżowań projektowanych rurociągów z istniejącymi kablami energetycznymi i telekom. należy zamontować na kablach rury dwudzielne typu "AROT" długości L=1,5m.

Potwierdzam zgodność kopy z oryginałem mapy do celów projektowych

mgr inż. Tomasz Firgon

Nazwa rysunku:	PROJEKT ZAGOSPODAROWANIA TERENU	Nr rysunku:	3	Skala:	1:500
Nazwa obiektu:	Budowa sieci kanalizacji sanitarnej grawitacyjnej i tłocznej z przepompownią i przyłączami	Branża:	SANITARNA		
Lokalizacja obiektu:	gm. Smętowo Gr., obr. Kopytkowo, dz. nr 56/2 i 69, obr. Fraça dz. nr 14, 28, 29/1, 29/8, 30/3, 31, 98/3, 99/1, 99/2, 100, 101/1, 108			Data: XII 2024r.	
Projektował:	mgr inż. Tomasz Firgon uprawn. bud. nr POM/0054/POOS/10			Podpis:	